
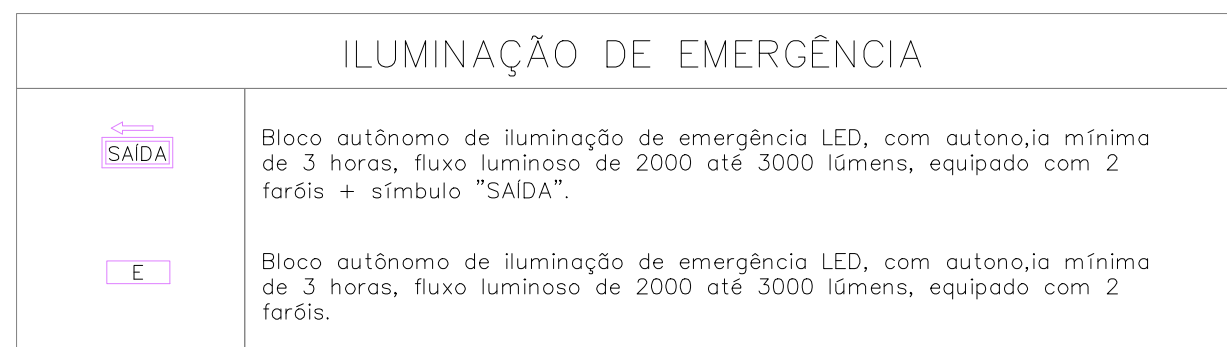


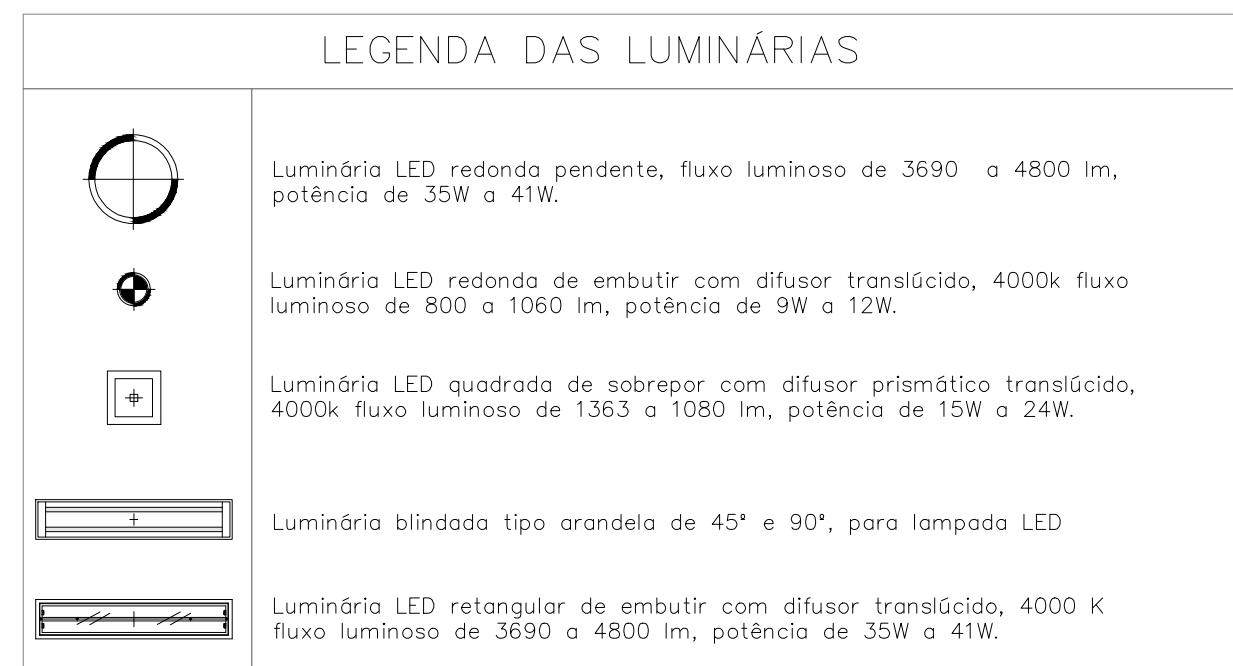

- | | | | |
|-----------------|-----------|-------------|----------|
| | | | |
| EMISSÃO INICIAL | | C.C | AGO/2024 |
| REV. | DESCRIÇÃO | RESPONSÁVEL | DATA |
-
- GRUPO TÉCNICO
DE EDIFICAÇÕES**

GOVERNO DO ESTADO DE SÃO PAULO
Secretaria de Estado da Saúde
-
- | | |
|---------------------------|----------------------------|
| DESCRIÇÃO | |
| AME JAU | |
| REDA | RUA RUI BARBOSA – JA0 – SP |
| REDESCRIÇÃO | 1º PAVIMENTO |
| PLANTA BAIXA – ILUMINAÇÃO | |
-
- | | |
|----------------------------|----------|
| PROJETO BÁSICO DE ELÉTRICA | |
| OBJETO DO PROJETO | FOLHA |
| JAHU | ELE/02 |
| AREA | ESCALA |
| | 1/100 |
| ARQUIVO | DATA |
| AME_JAHU_ELE_GTE_R00.DWG | AGO/2024 |
-
- PROJETO DO S.T.E

Eng.º CLAUDIO LUIS BRAGA

CÓPIA DE PROJETO

Arg.º CAMILO CHINGOTTIE / Arg. JESSICA A. OLIVEIRA

COORDENADOR